




SPRINKLER 1/2" TIPO PENDENTE COM CANOPLA RESPOSTA RÁPIDA (ÁREAS COM FORRO)

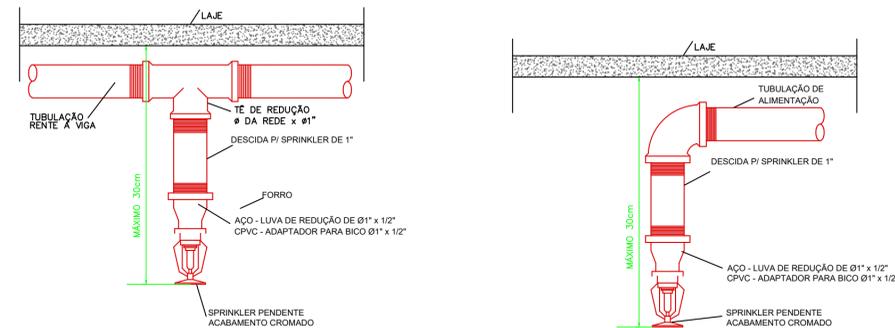

SPRINKLER 1/2" TIPO PENDENTE COM CANOPLA RESPOSTA RÁPIDA (ÁREAS SEM FORRO)

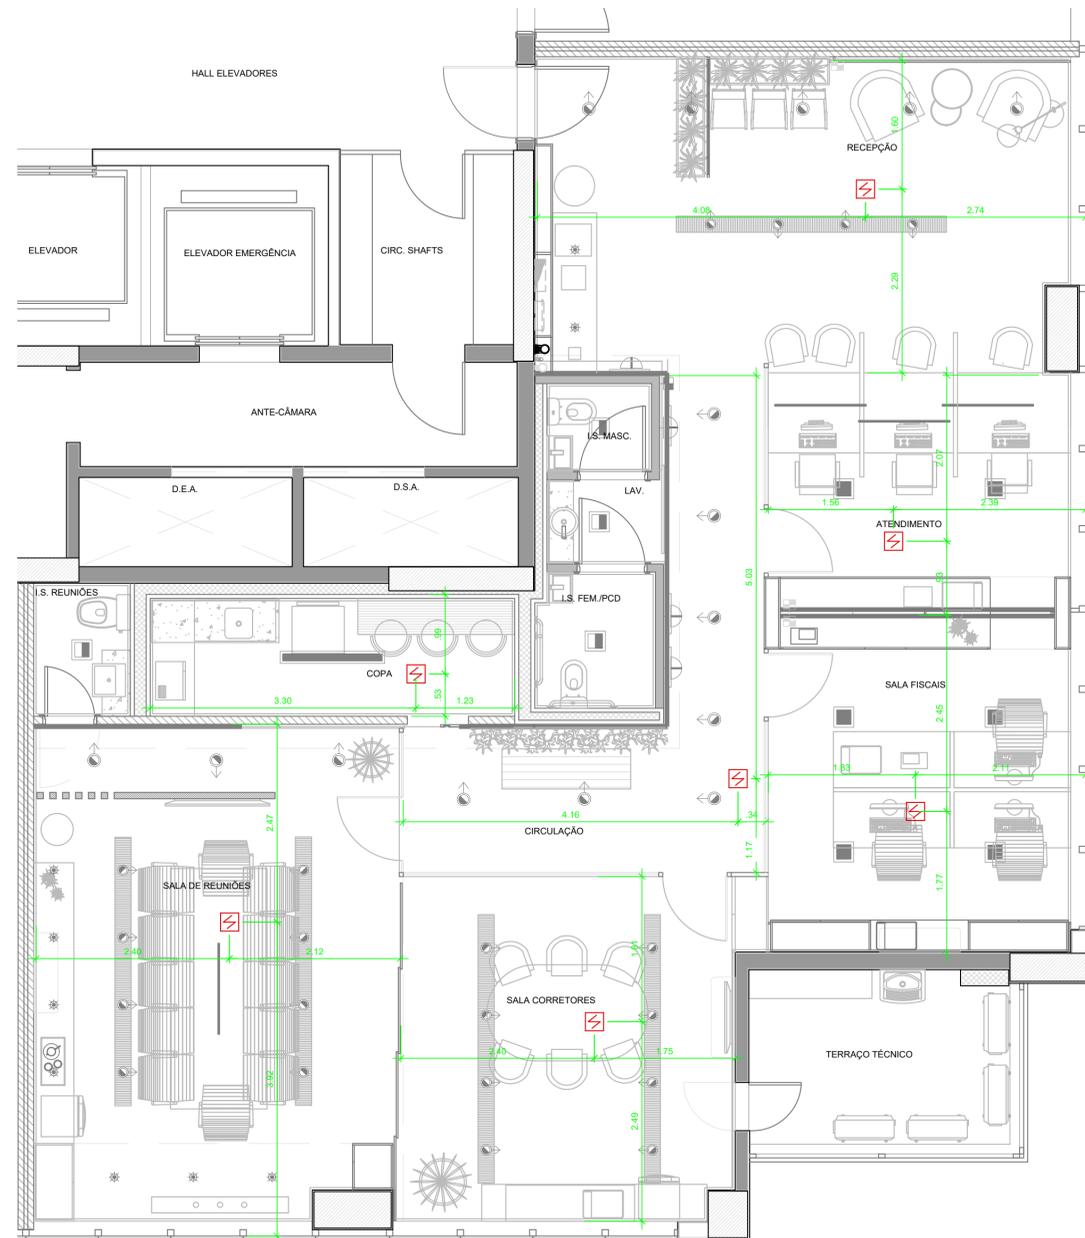

PLANTA BAIXA - PONTOS DE DETECÇÃO
ESCALA 1:50

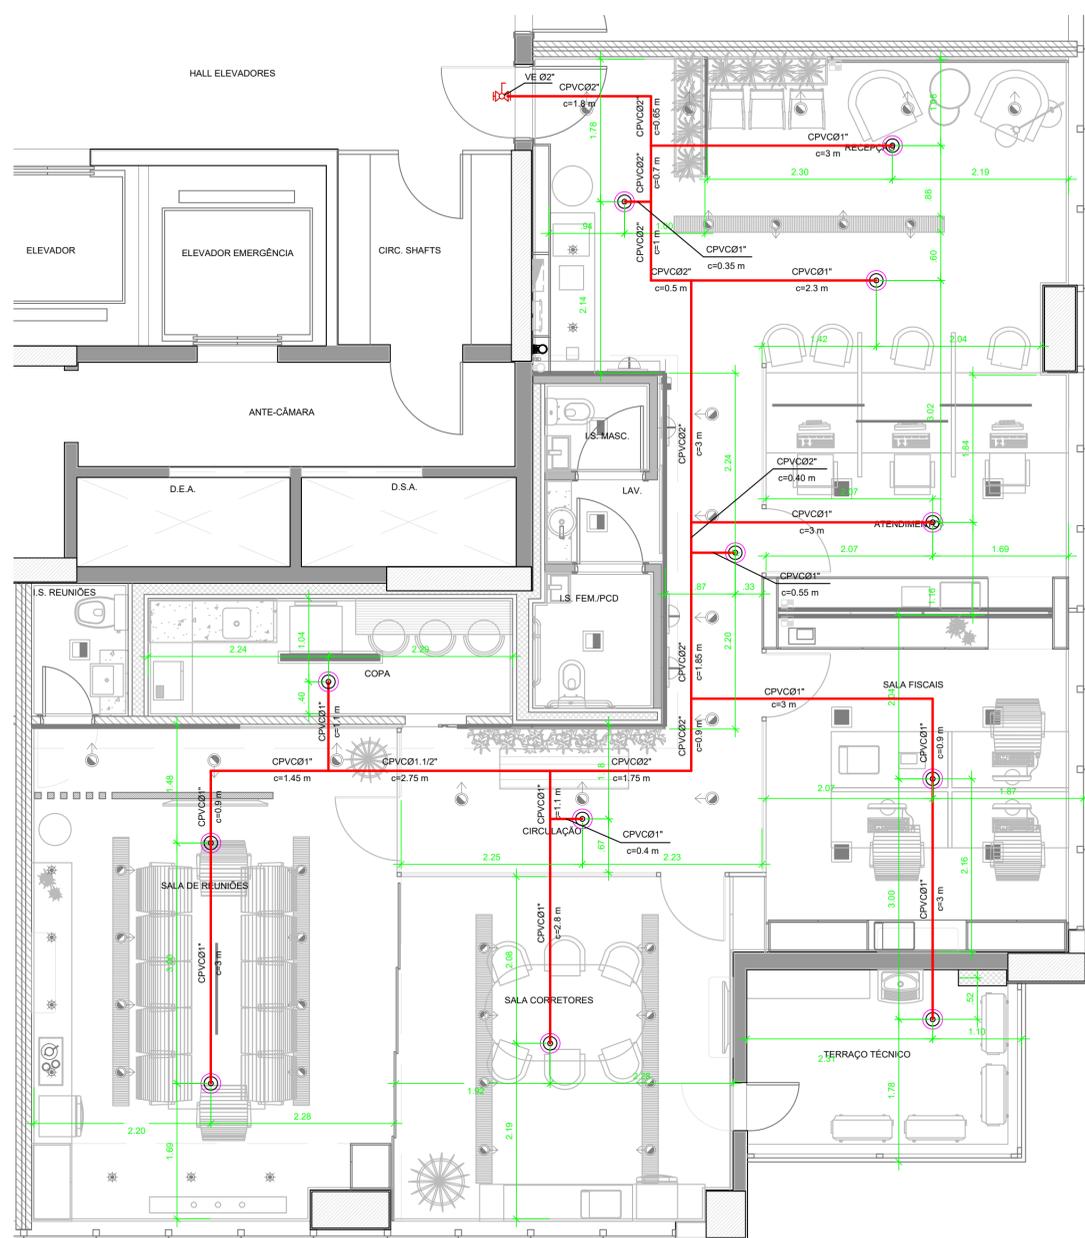

PLANTA BAIXA - SPRINKLERS
ESCALA 1:50

TABELA DE ESPECIFICAÇÃO DOS SPRINKLERS							
SÍMBOLO	TIPO DO BICO (aplicação)	TEMPERATURA DE AÇO °C E RESPOSTA	BITOLA ORIFÍCIO	FATOR K l/min/bar ² (gpm/psig ²)	ÁREA MÁXIMA DE COBERTURA POR BICO	RISCO DENSIDADE mm/min	ACABAMENTO
⊙	PENDENTE (áreas com forro)	RTI de 28 a 50 (m/s) ² RESPOSTA RÁPIDA	Ø7/16" (11mm)	60 (4,2)	20,9 m ²	LEVE 4,1	CROMADO OU BRANCO

LEGENDA	
⊞	DETECTOR DE FUMAÇA PONTUAL

NOTA:
"O AUTOR DO PROJETO E O RESPONSÁVEL TÉCNICO SÃO RESPONSÁVEIS, CIVIL E ADMINISTRATIVAMENTE POR TODAS AS INFORMAÇÕES PRESTADAS NO PRESENTE PROJETO, BEM COMO PELO ATENDIMENTO DAS ESPECIFICAÇÕES CONSTANTES DO CÓDIGO DE PREVENÇÃO DE INCÊNDIOS DO CORPO DE BOMBEIROS DA POLÍCIA MILITAR DO PARANÁ E NORMAS BRASILEIRAS VIGENTES, SUJEITANDO-SE ÀS SANÇÕES LEGAIS DECORRENTES DE EVENTUAIS PREJUÍZOS DE TERCEIROS"

DATA	REVISÃO	VISTO
23/03/2021	0 - EMISSÃO INICIAL	Thiago Delay

OBS:
- VER NOTAS E CONVENÇÃO GERAL NESTA PRANCHA.

Av. Ayrton Senna da Silva, 500 - Sala 701
Edif. Torre Pietra - Gleba Palhano
Londrina-PR - CEP: 86050-460
Tel.: (43) 3323-0250 - www.hcarrion.com.br

OBRA	
SEDE CRECI-PR AVENIDA AYRTON SENNA DA SILVA, Nº 600 - SALA 1302 - EDIFÍCIO TORRE SIENA, LONDRINA - PR - CEP: 86.050-460	

ÁREA	OCUPAÇÃO
135,00 m ²	SERVIÇOS PROFISSIONAIS - D1

PRANCHA	PROJETO DE PREVENÇÃO CONTRA INCÊNDIOS
	01 / 01 PROJETO DE SPRINKLERS E LOCAÇÃO PONTOS DE DETECÇÃO AUTOMÁTICA

PROPRIETÁRIO:	CONSELHO REGIONAL DE CORRETORES DE IMÓVEIS DO ESTADO DO PARANÁ (CRECI 6ª REGIÃO/ PR) CNPJ: 76.693.910/0001-69
---------------	---

ESCALA	RESPONSÁVEL TÉCNICO:	DATA
1:50	Valdir Navarro Carrion - Eng. Civil CREA PR 17.123-D	23/03/2021