
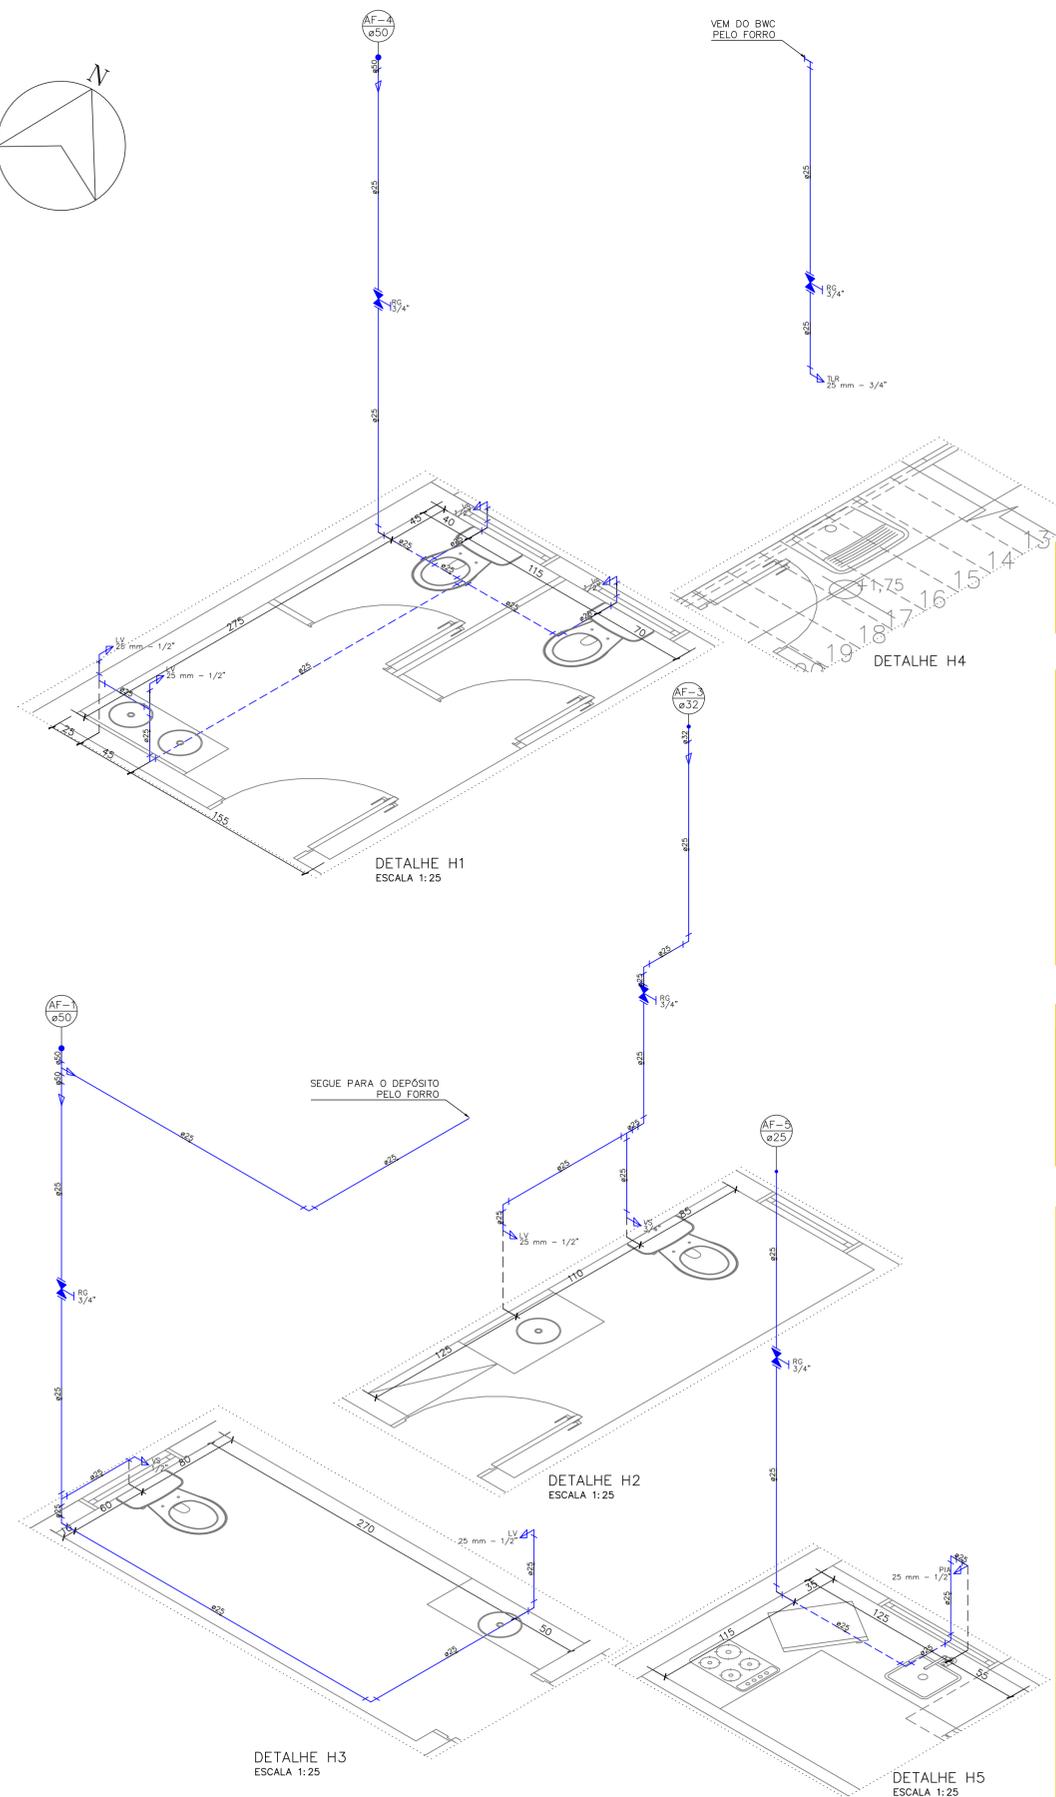


PLANTA BAIXA TÉRREO  
ESCALA: 1:50

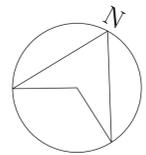

COTAS CONSIDERANDO A PAREDE ACABADA/REVESTIDA  
AS COTAS INDICADAS SÃO ORIENTATIVAS. A POSIÇÃO DEFINITIVA DOS EQUIPAMENTOS DEVE SER CONSULTADA COM O RESPONSÁVEL ANTES DA EXECUÇÃO.

**LEGENDA COLUNAS E TUBULAÇÕES**

	COLUNA DE ALIMENTAÇÃO N° X COM DIÂMETRO DE XXmm
	COLUNA DE ÁGUA FRIA N° X COM DIÂMETRO DE XXmm
	COLUNA DE ÁGUA DE REAPROVEITAMENTO PLUVIAL N° X COM DIÂMETRO DE XXmm
	TUBULAÇÃO DE ALIMENTAÇÃO - PVC
	TUBULAÇÃO DE REAPROVEITAMENTO PLUVIAL - PVC
	TUBULAÇÃO DE ÁGUA FRIA - PVC
	TUBULAÇÃO DE ÁGUA FRIA PELO FORRO - PVC

**LEGENDA CONEXÕES**

ID	Descrição	Altura (cm)
RG	Registro de gaveta c/canopla cromada ALTO	180
TLR	Tanque de lavar roupa	115
TJ	Torneira de jardim	60
PIA	Pia de cozinha	60
LV	Lavatório	60
VS	Vaso sanitário caixa acoplada	20

**ATTITUDE**  
ENGENHARIA

Rua Pedro Ramires de Mello, 21 | S 03 | CEP 85.501-250 | Pato Branco - PR | Tel.: 46 3199-0039  
attitudeengenharia.com

Responsável Técnico		Contratante/Proprietário	
Rogério Alberto Philippson Engenheiro Civil - CREA PR 125.413/D rogerio@attitudeengenharia.com		CRECI - PR CNPJ: 76.693.910/0001-69	
Desenhista Guilherme Henrique Frigo		Projetista Guilherme Henrique Frigo	

Prefeitura e Concessionária:

Revisão	Data	Descrição	Solicitado Por

Dados da Contratante/Proprietário:		Data:
CRECI - PR Rua Itacolomi Esq. Rua Caetano Munhoz da Rocha - Num. 1954 Bairro Menino Deus - Pato Branco - PR		Jul/2023
Obra:	Edificação Residencial Unifamiliar	Escala:
Discriminação dos Desenhos:	Planta baixa térreo Detalhes H1, H2, H3, H4 e H5	Prancha N°
		01 05